

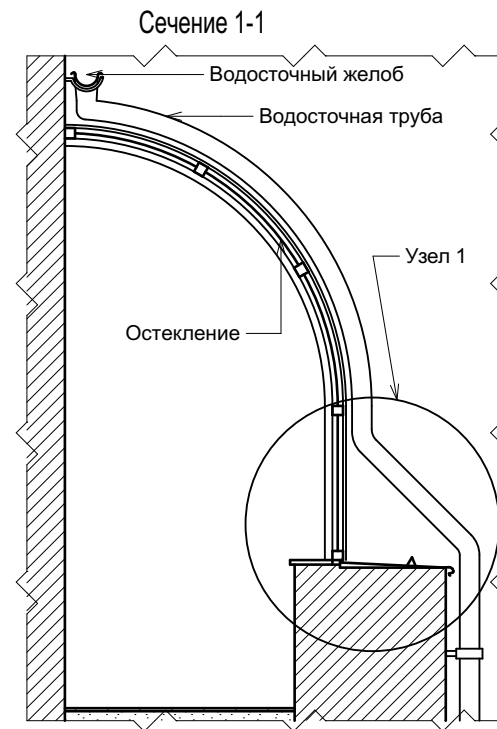


СОГЛАСОВАНО:

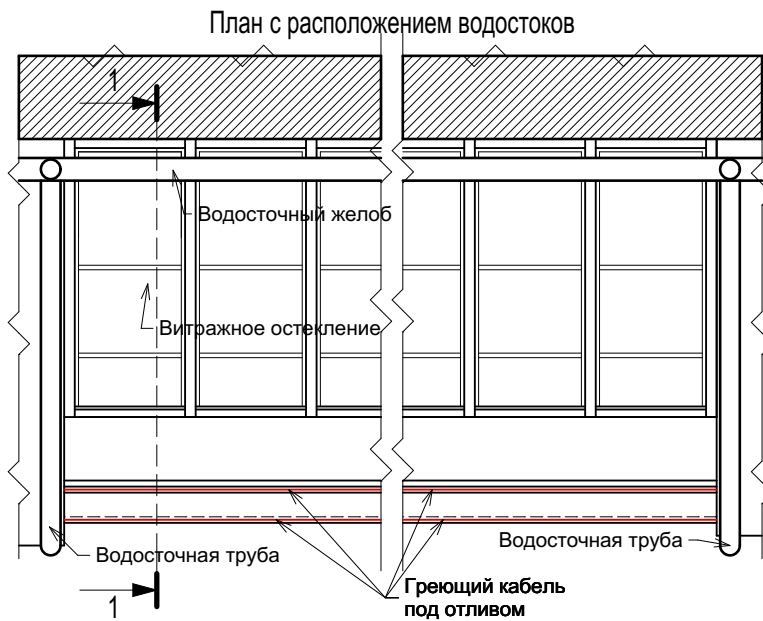

Узел 1.
Обогреваемый отлив

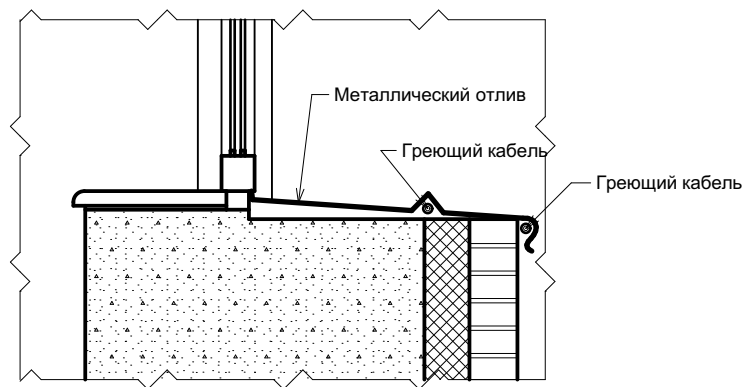

арх-тор	Щербак В		

Схема расположения
водостоков

Стадия	Лист	Листов